



PIANTA PIANO TERRENO - Scala 1:100

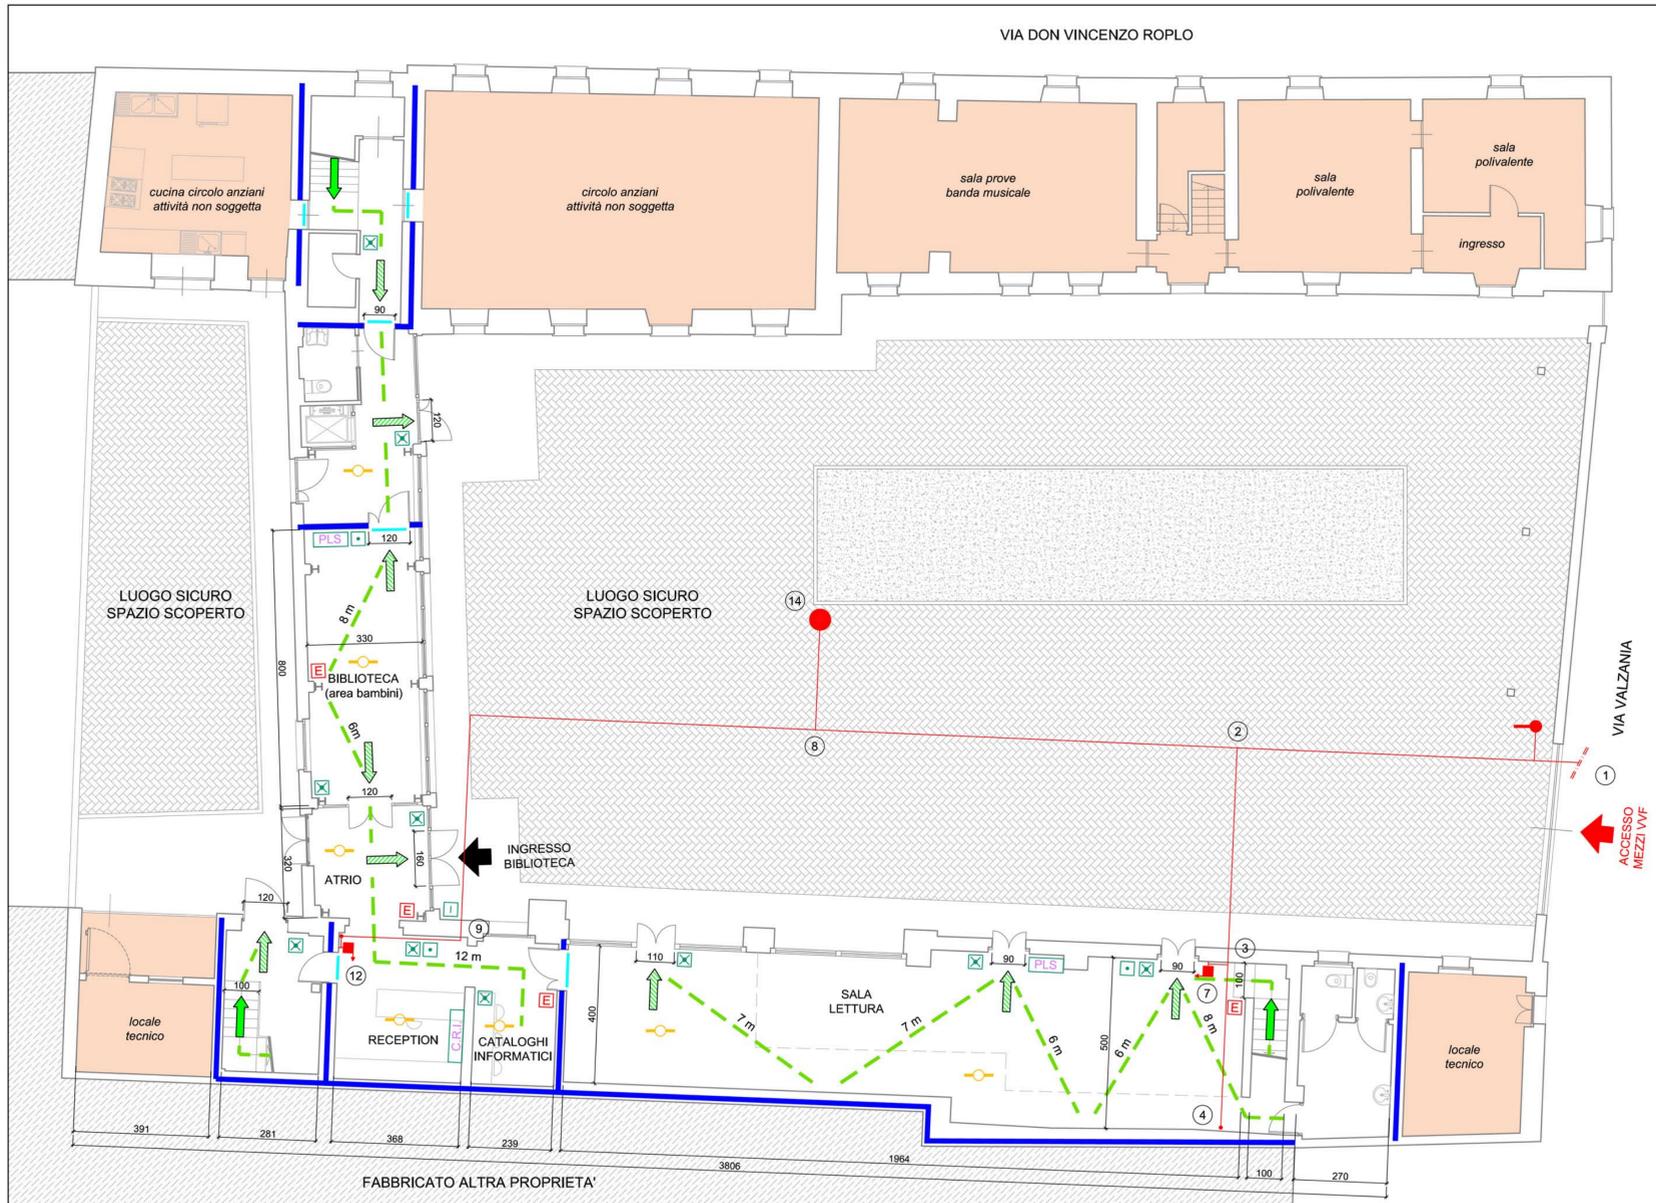

PIANTA PIANO PRIMO - Scala 1:100

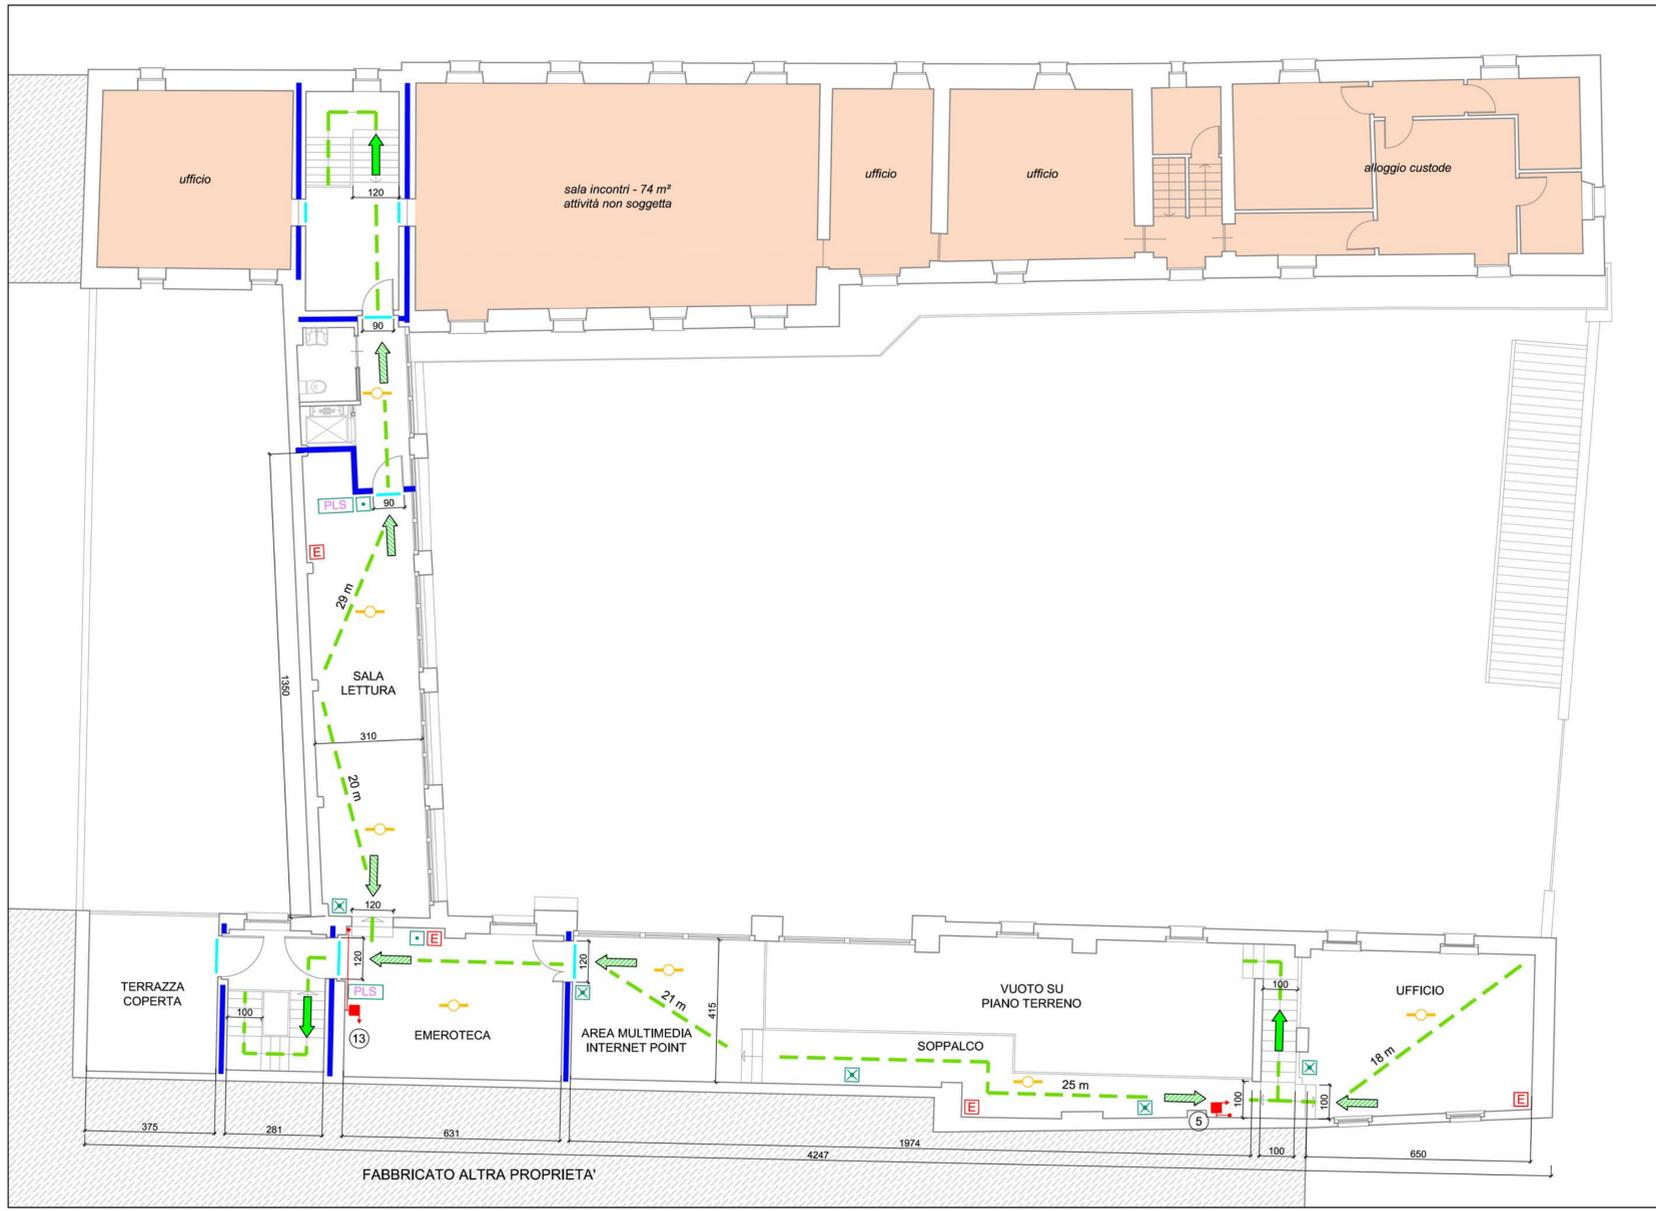

LEGENDA

	USCITA DI SICUREZZA ORIZZONTALE
	USCITA DI SICUREZZA VERSO L'ALTO
	USCITA DI SICUREZZA VERSO IL BASSO
	PORTA REI 60
	STRUTTURE RESISTENTI AL FUOCO REI 60
	IDRANTE SOTTOSUOLO (UNI 70)
	NASPO
	ATTACCO AUTOPOMPA
	ESTINTORE PORTATILE A POLVERE
	IMPIANTO DI RILEVAZIONE FUMO
	INTERRUTTORE ELETTRICO GENERALE
	PULSANTE DI ALLARME
	LUCE DI SICUREZZA
	PANNELLO LUMINOSO/SONORO
	CENTRALE DI RILEVAZIONE INCENDIO A MICROPROCESSORE
	LOCALI NON OGGETTO DI PRATICA V.V.F.

VISTA AEREA



COMUNE DI VILLAGRANCA PIEMONTE
CITTA' METROPOLITANA DI TORINO

**CENTRO POLIFUNZIONALE
E BIBLIOTECA COMUNALE**

BANDO 2017



COMMITTENZA:
COMUNE DI VILLAGRANCA PIEMONTE

**BANDO PER L'EFFICIENZA ENERGETICA E FONTI
RINNOVABILI DEGLI ENTI LOCALI CON POPOLAZIONE
FINO A 5.000 ABITANTI**

**EFFICIENTAMENTO ENERGETICO
CENTRO POLIFUNZIONALE E BIBLIOTECA
SITO IN VIA VALZANIA 10**
PROGETTO delle EVENTUALI MIGLIORIE

**allegato 06
PROGETTO ANTINCENDIO INTEGRATIVO
OPERE e PRESIDI ANTINCENDIO**

DATA: Marzo 2019	IL TECNICO:
LA COMMITTENZA: COMUNE DI VILLAGRANCA PIEMONTE	